



# 加美消防署



特記事項  	 	竣工 製 図 日 付	設計名称  	図面 内容  縮尺 S = 1:50	図面 番号  設計 番号  頁 / 内
--------------	------	------------------------	--------------	--------------------------------	---------------------------------------

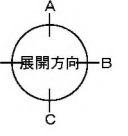


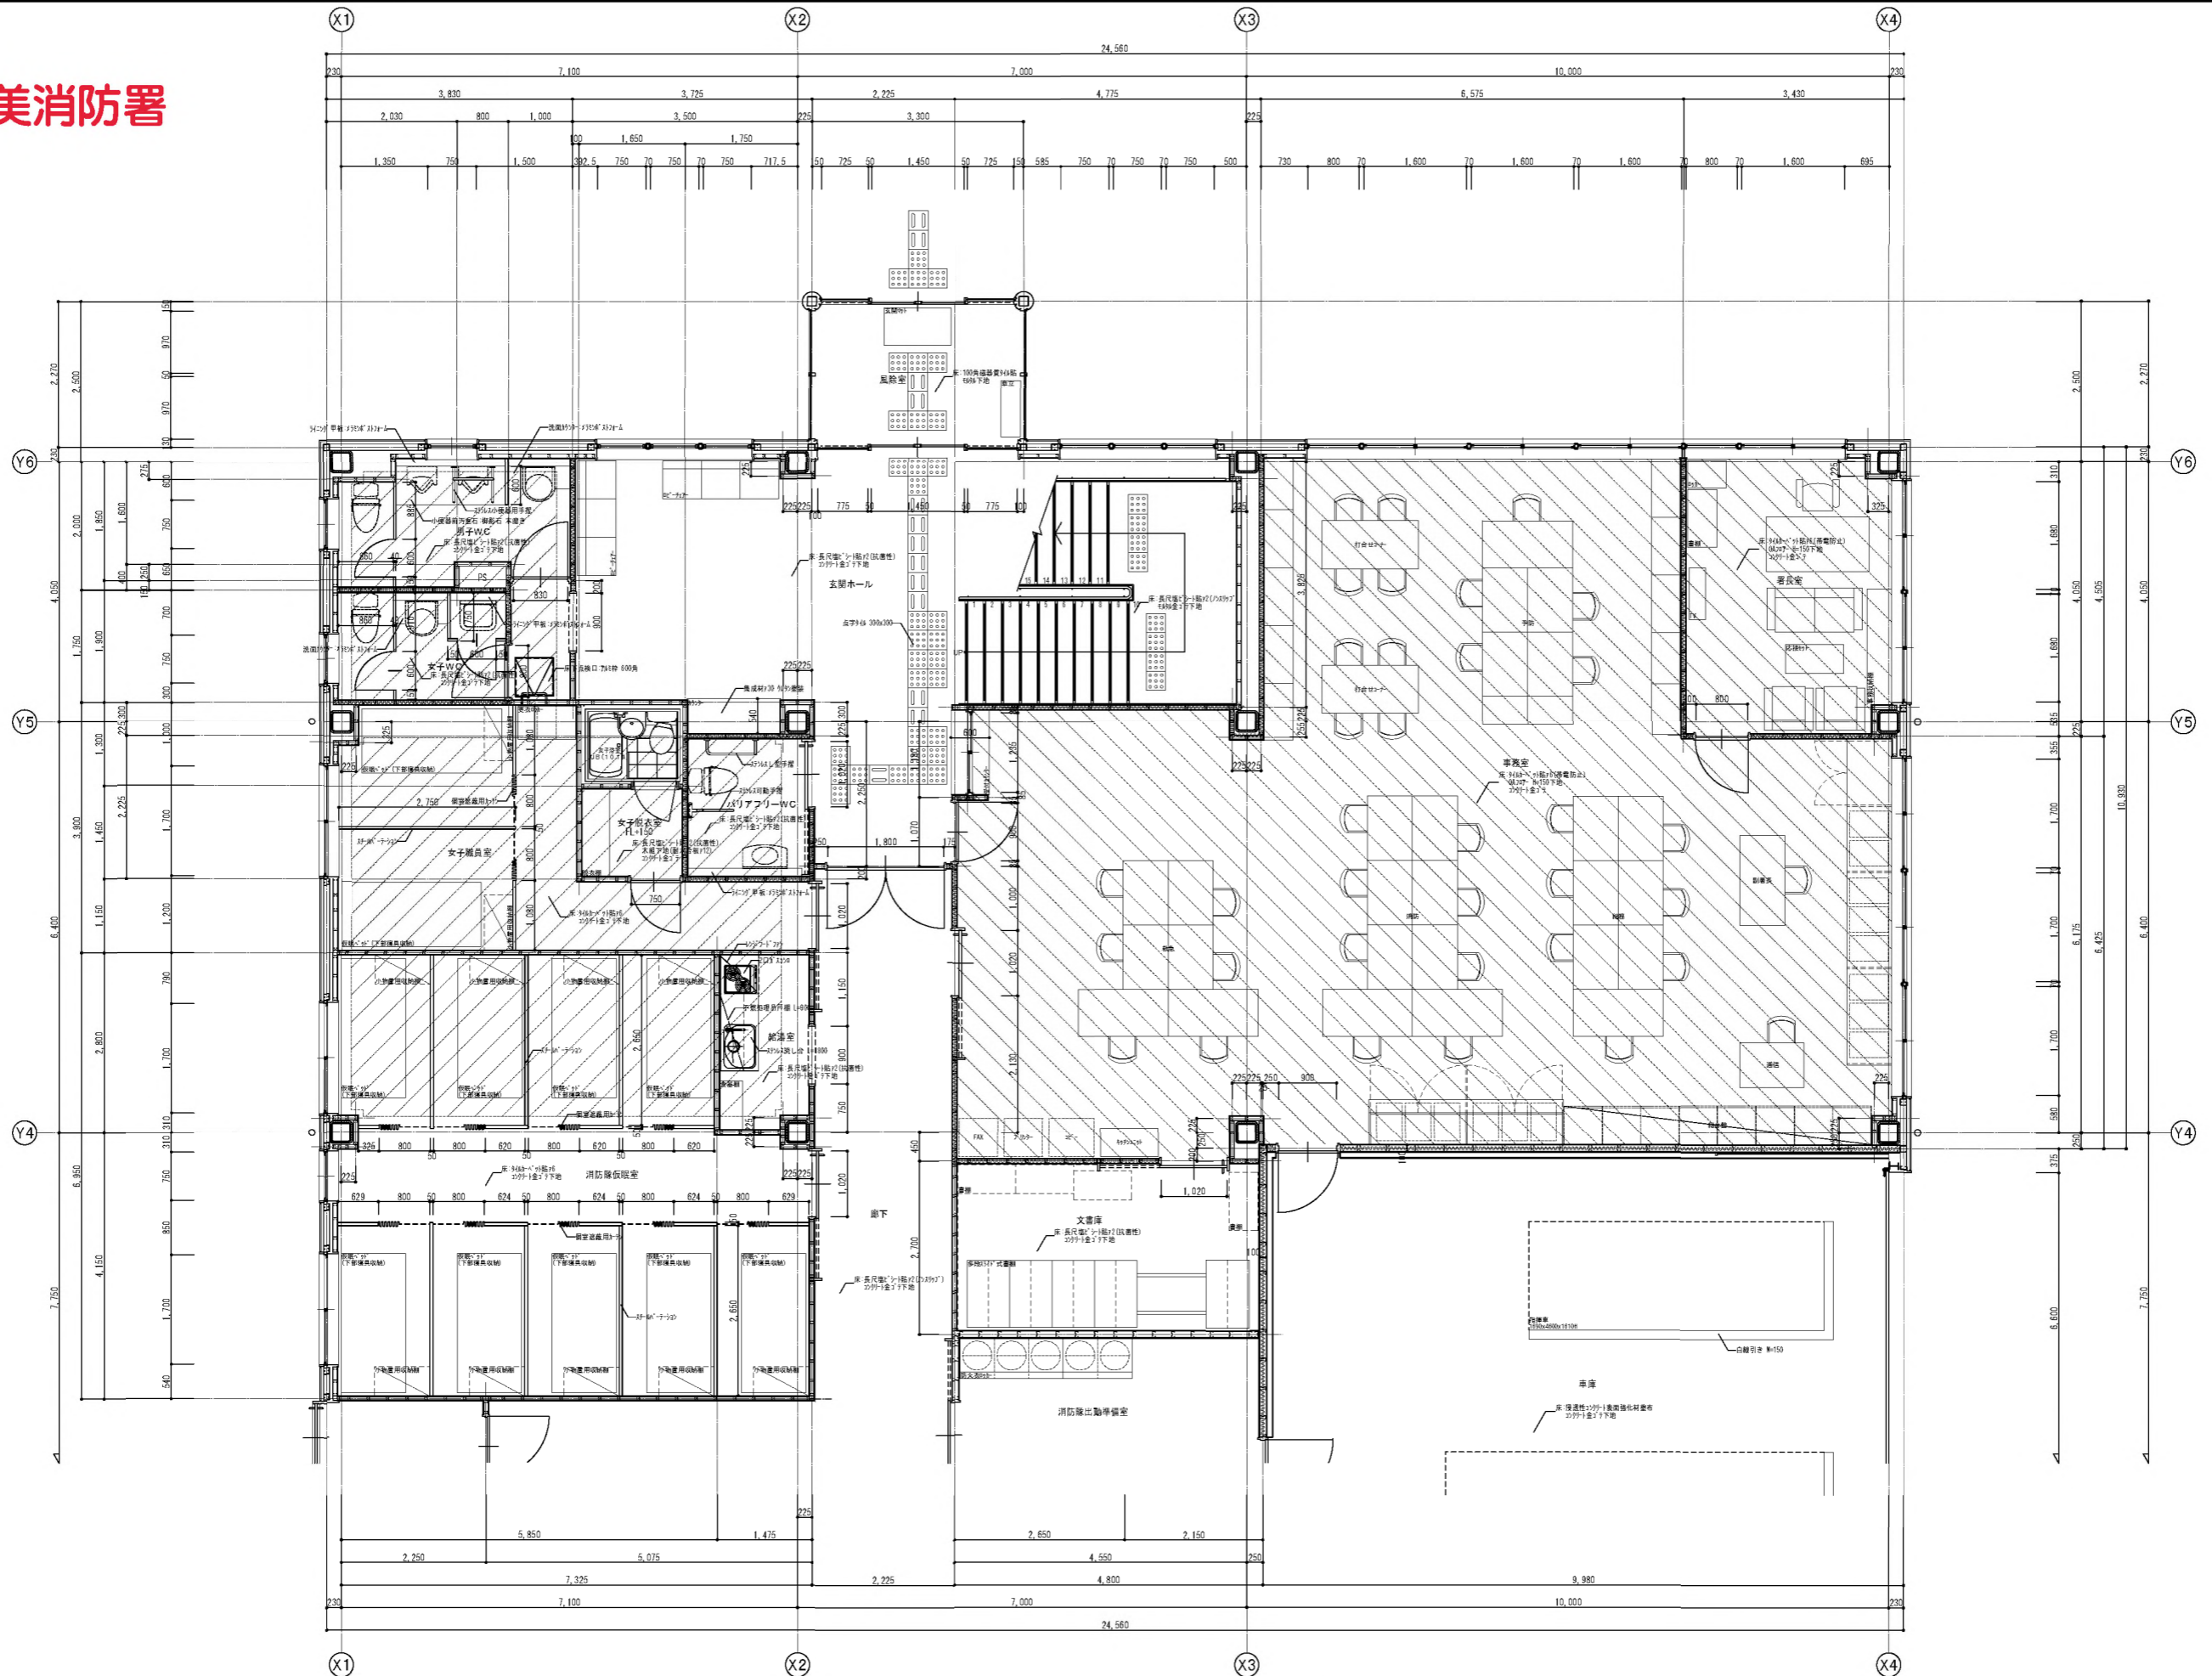



# 加美消防署

水抜栓 25x600H  
(ボックス共)

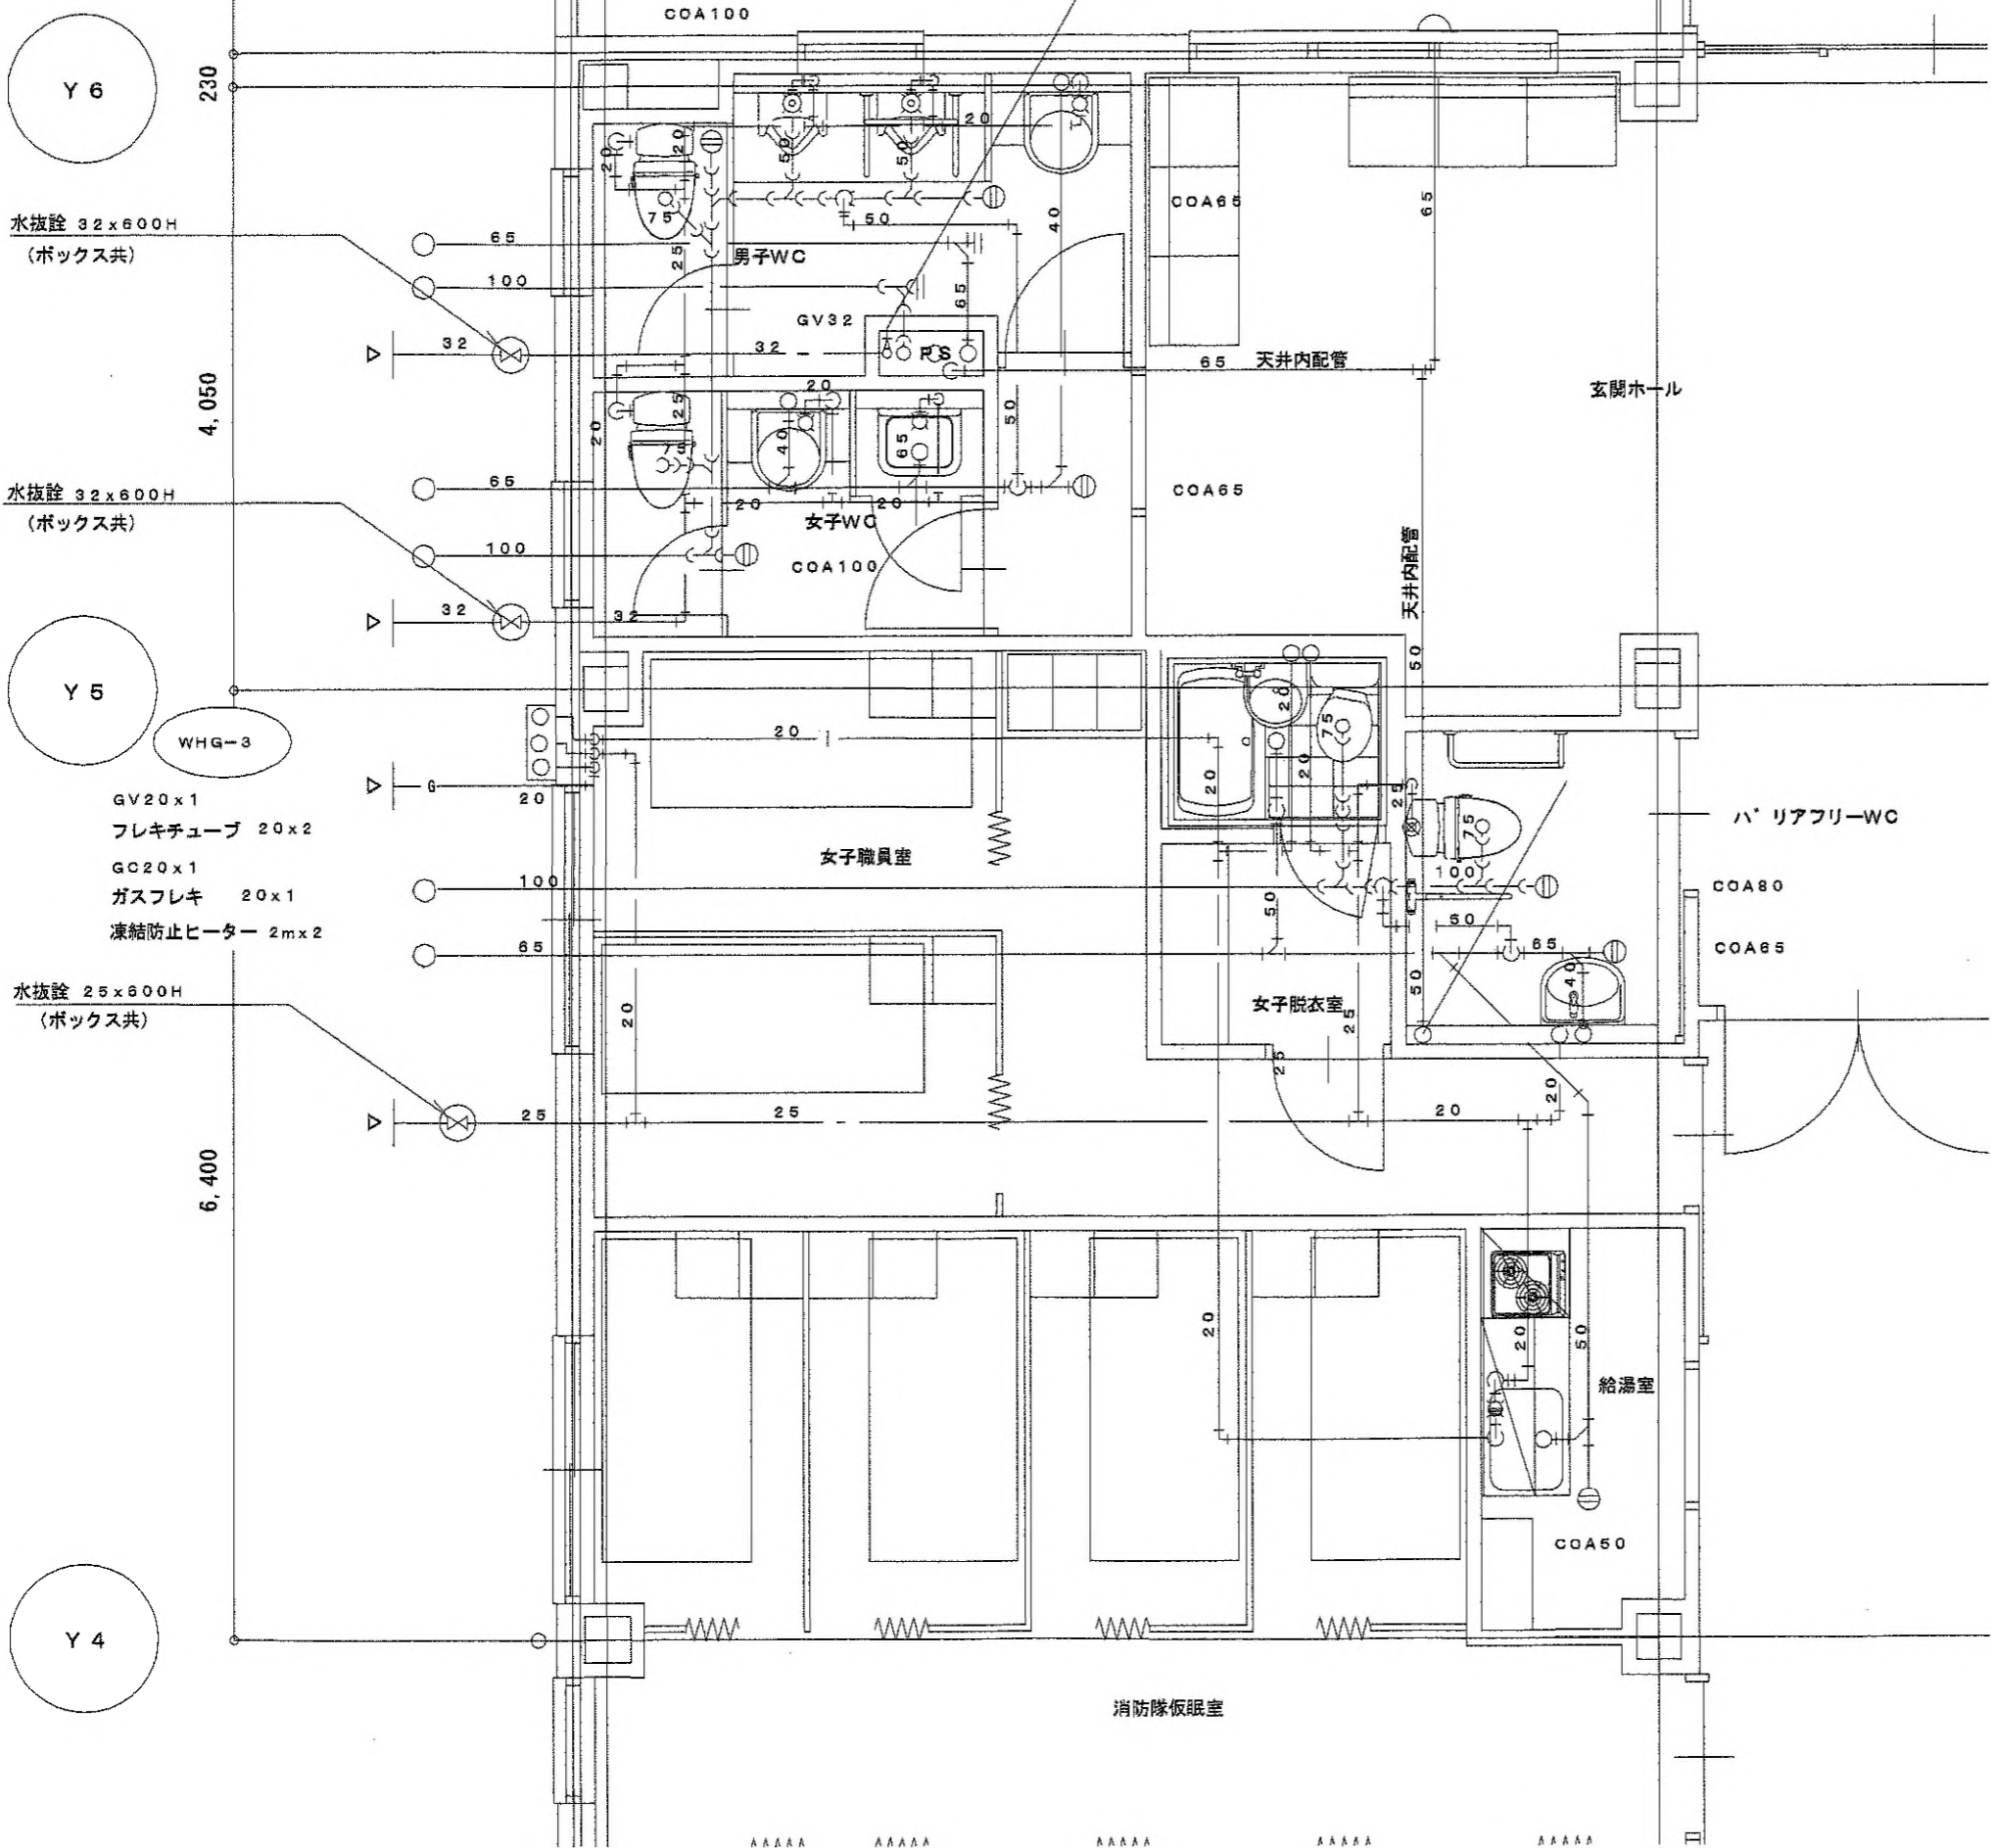

水抜栓 32x600H  
(ボックス共)

水抜栓 32x600H  
(ボックス共)

水抜栓 25x600H  
(ボックス共)

WHG-3  
GV20x1  
フレキチューブ 20x2  
GC20x1  
ガスフレキ 20x1  
凍結防止ヒーター 2mx2

WHG-2  
GV20x1  
フレキチューブ 20x2  
GC20x1  
ガスフレキ 20x1  
凍結防止ヒーター 2mx2

水抜栓 32x600H  
(ボックス共)

7.750

4.700

230

2.270

230

4.050

6.400

Y 6

Y 5

Y 4

Y 2

Y 1

通気用 VC65

危険室

COA100

COA65

COA65

女子職員室

女子脱衣室

玄関ホール

ハリアフリーWC

COA80

COA65

給湯室

COA50

消防隊仮眠室

AAAAA

AAAAA

AAAAA



AAAAA

AAAAA



# 加美消防署

=13.0m n=11本  
=13.0m n=20本

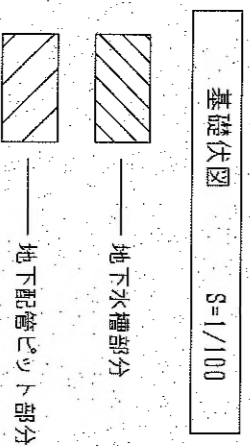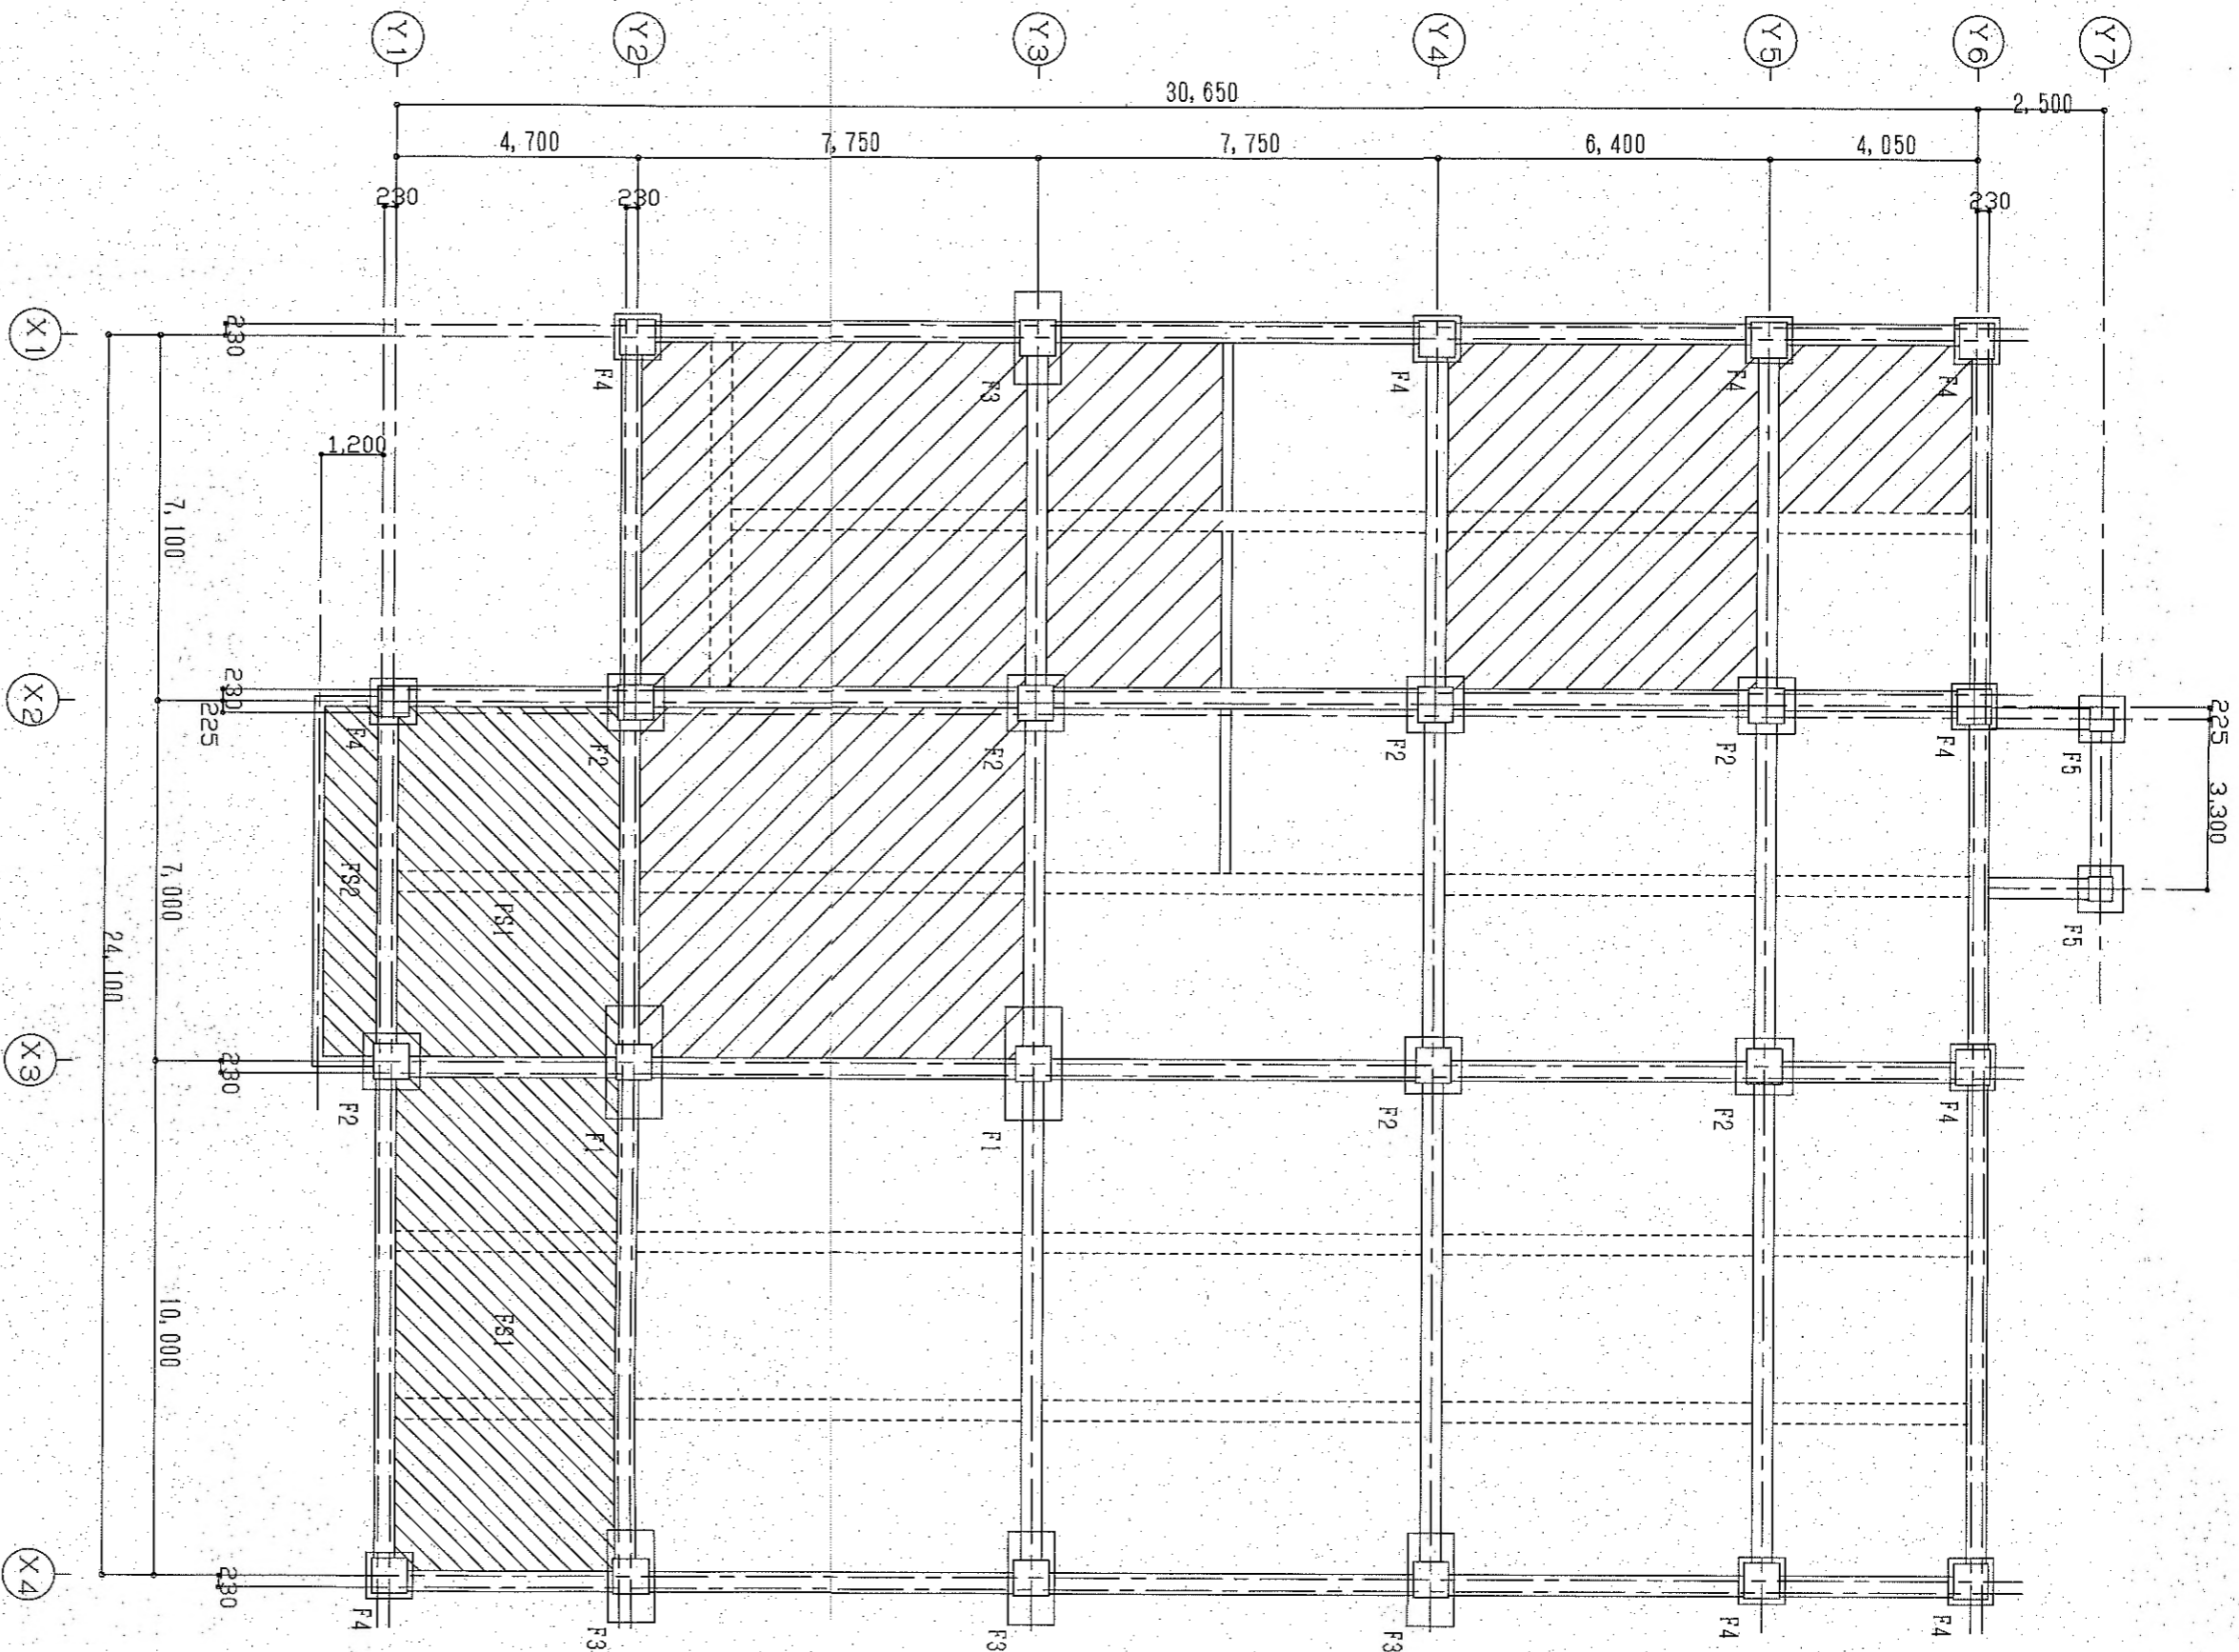

検図	日
製図	

設計名称

加美消防署庁舎等整備事業工事

図面内容

杭伏図 基礎伏図

S=1/100

図面番号

S-8

設計

枚/内