


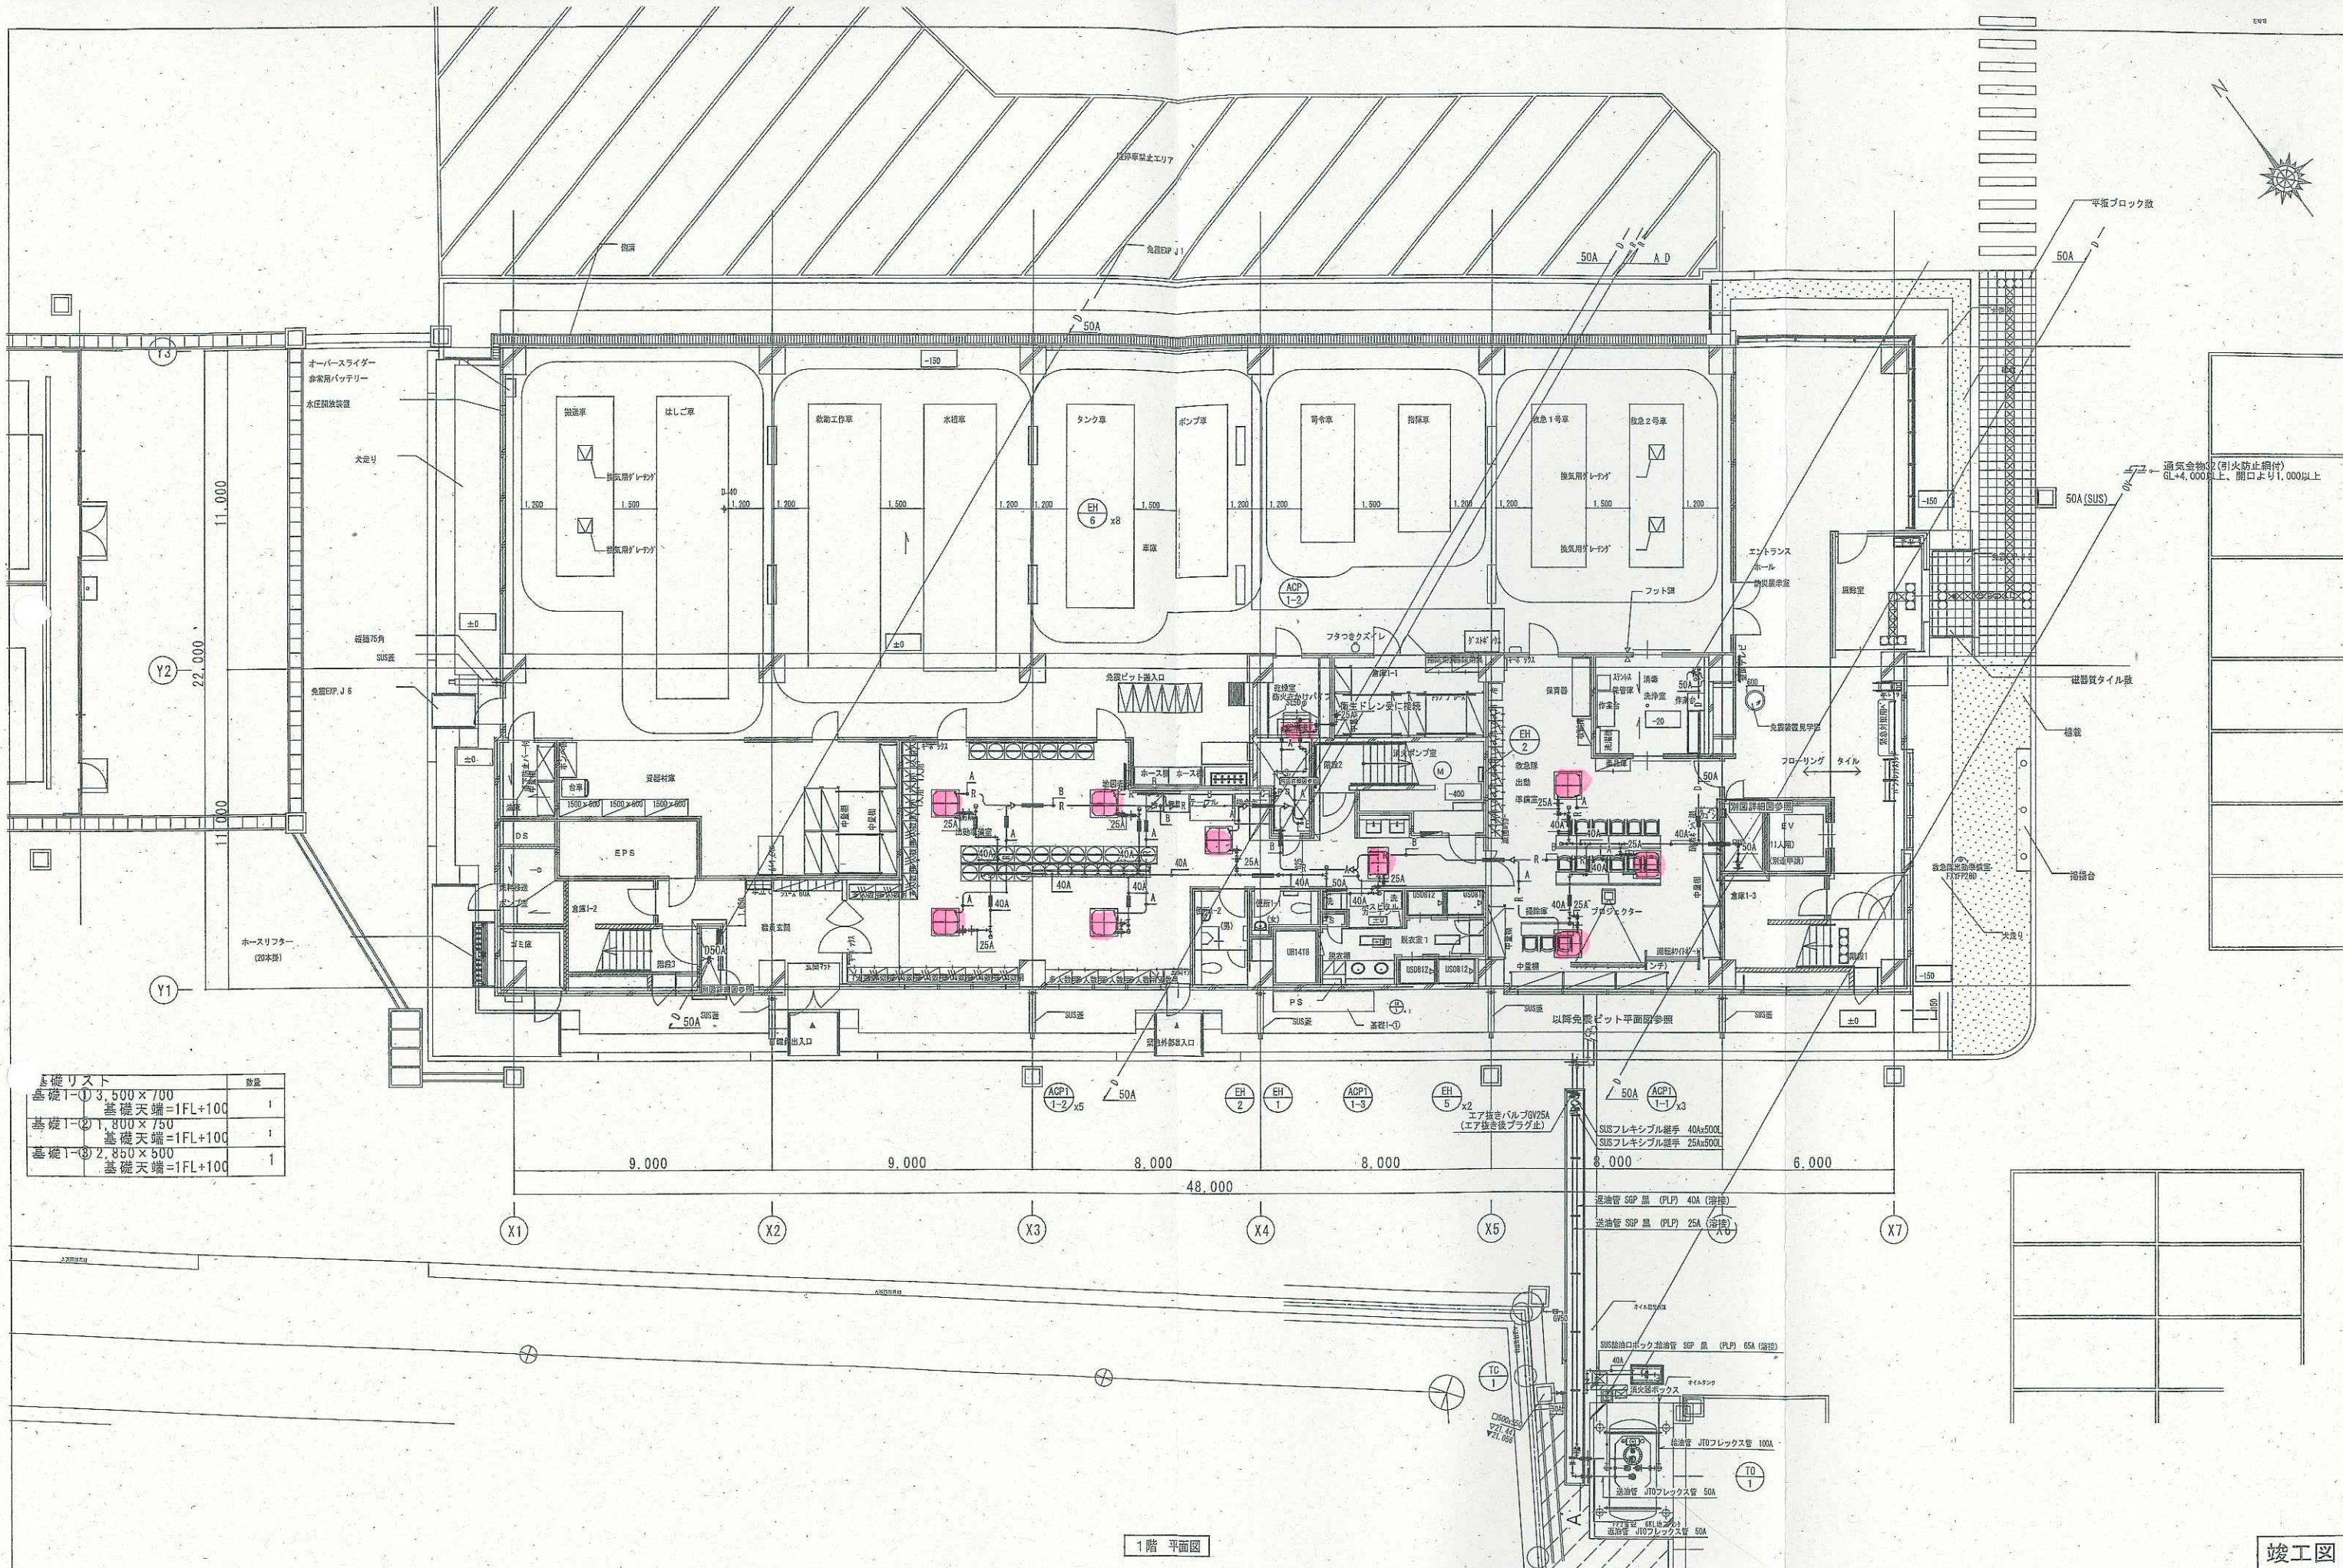

基礎リスト	数量
基礎1-① 3,500×700 基礎天端=1FL+100	1
基礎1-② 1,800×750 基礎天端=1FL+100	1
基礎1-③ 2,850×500 基礎天端=1FL+100	1

1階 平面図

竣工図


防火区画 (家防区画)
防火区画主要な間仕切 (天井裏界壁・1.14条区画)

工事名称	大崎広域消防本部・古川消防署建設工事 (機械設備)	図面番号	04150-010	図面	M-11
図面名	庁舎棟 空調設備 配管 1階平面図	縮尺	A1 1/100 A3 1/200	図面	図面

2019年3月

記号	冷媒管サイズ	液管	ガス管
A	6.4φ	12.7φ	
B	9.5φ	15.9φ	
C	9.5φ	19.1φ	
D	9.5φ	22.2φ	
E	12.7φ	22.2φ	
F	12.7φ	25.4φ	
G	12.7φ	28.6φ	
H	15.9φ	28.6φ	
I	12.7φ	19.1φ	

(注記)
 冷媒管区画貫通処理
 (国土交通大臣認定工法) とする。

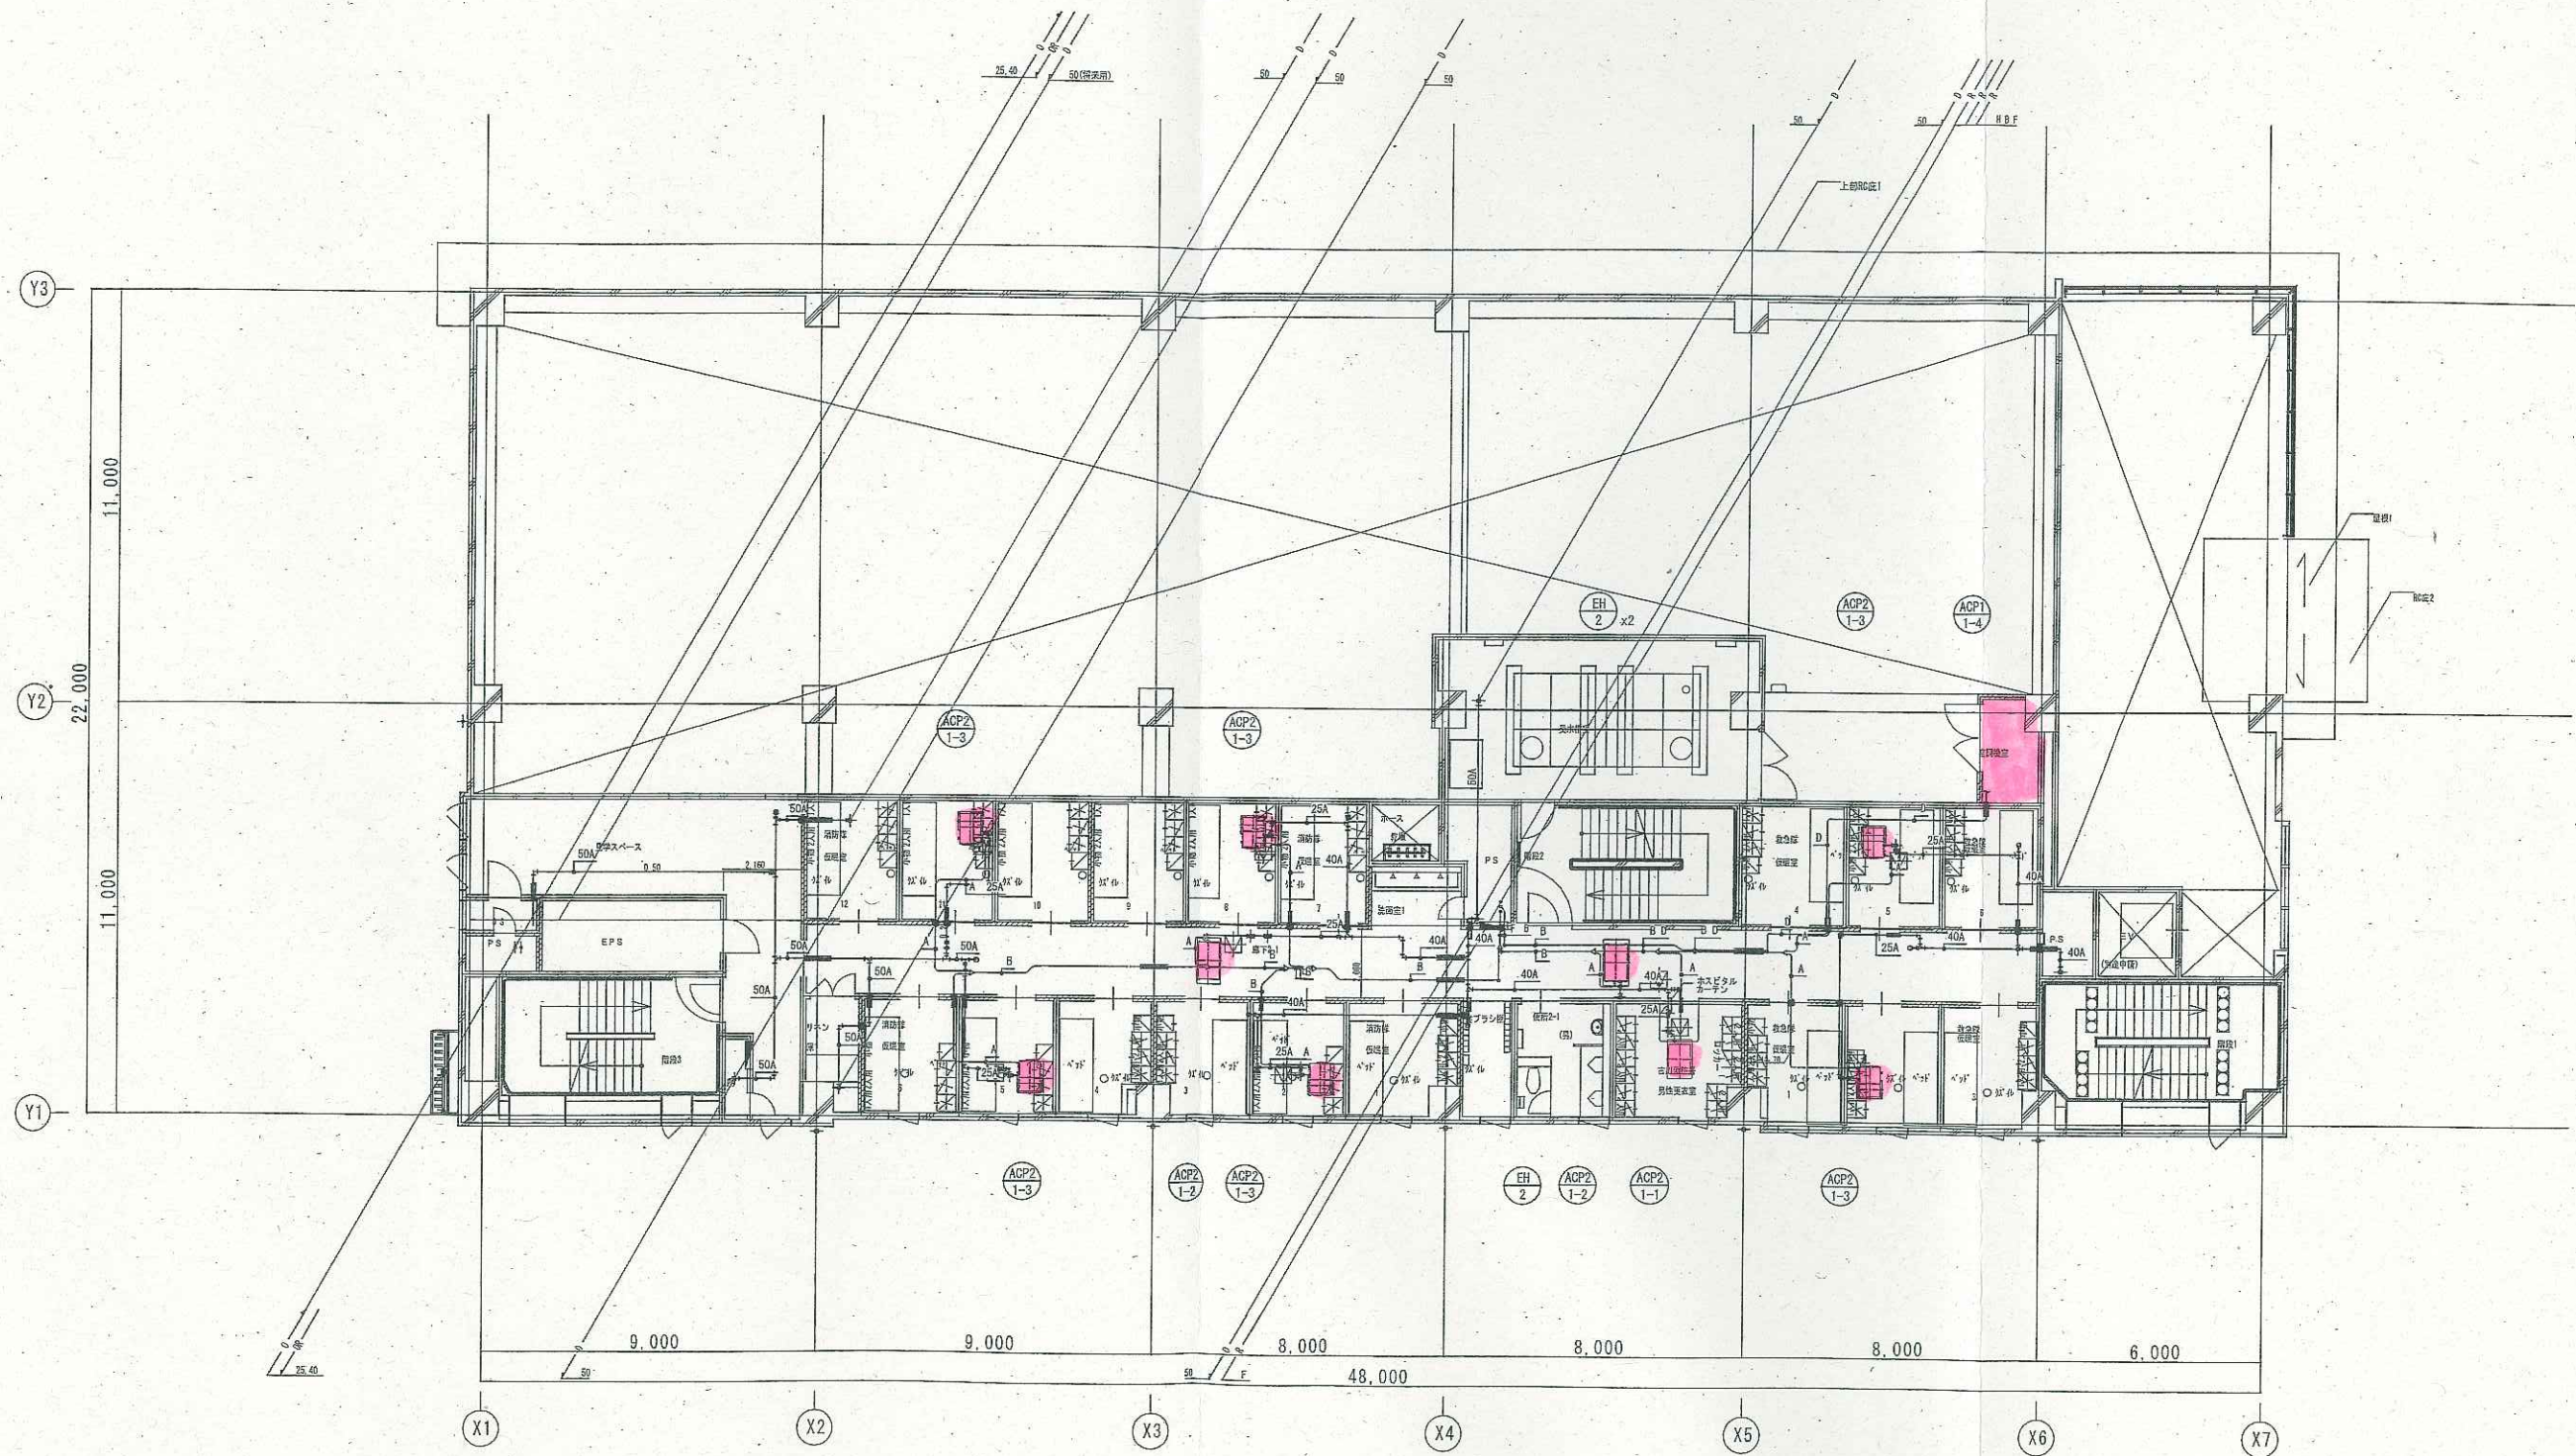


2階 平面図

防火区画 (非防煙区画)		竣工図 工事名称 大崎広域消防本部・古川消防署建設工事 (機械設備) 図番 庁舎棟 空調設備 配管2階平面図 図尺 A1 1/100 A3 1/200 図式 04150-010 図例 M-12
防火上主要な間仕切 (天井裏昇降・114条区画)		図式 04150-010 図例 M-12
		図式 04150-010 図例 M-12
		図式 04150-010 図例 M-12
		図式 04150-010 図例 M-12

2019年3月

記号	冷媒管サイズ	液管	ガス管
A	6.4φ	12.7φ	
B	9.5φ	15.9φ	
C	9.5φ	19.1φ	
D	9.5φ	22.2φ	
E	12.7φ	22.2φ	
F	12.7φ	25.4φ	
G	12.7φ	28.6φ	
H	15.9φ	28.6φ	
I	12.7φ	19.1φ	

(注記)
● 冷媒管区画貫通処理
(国土交通大臣認定工法)とする。

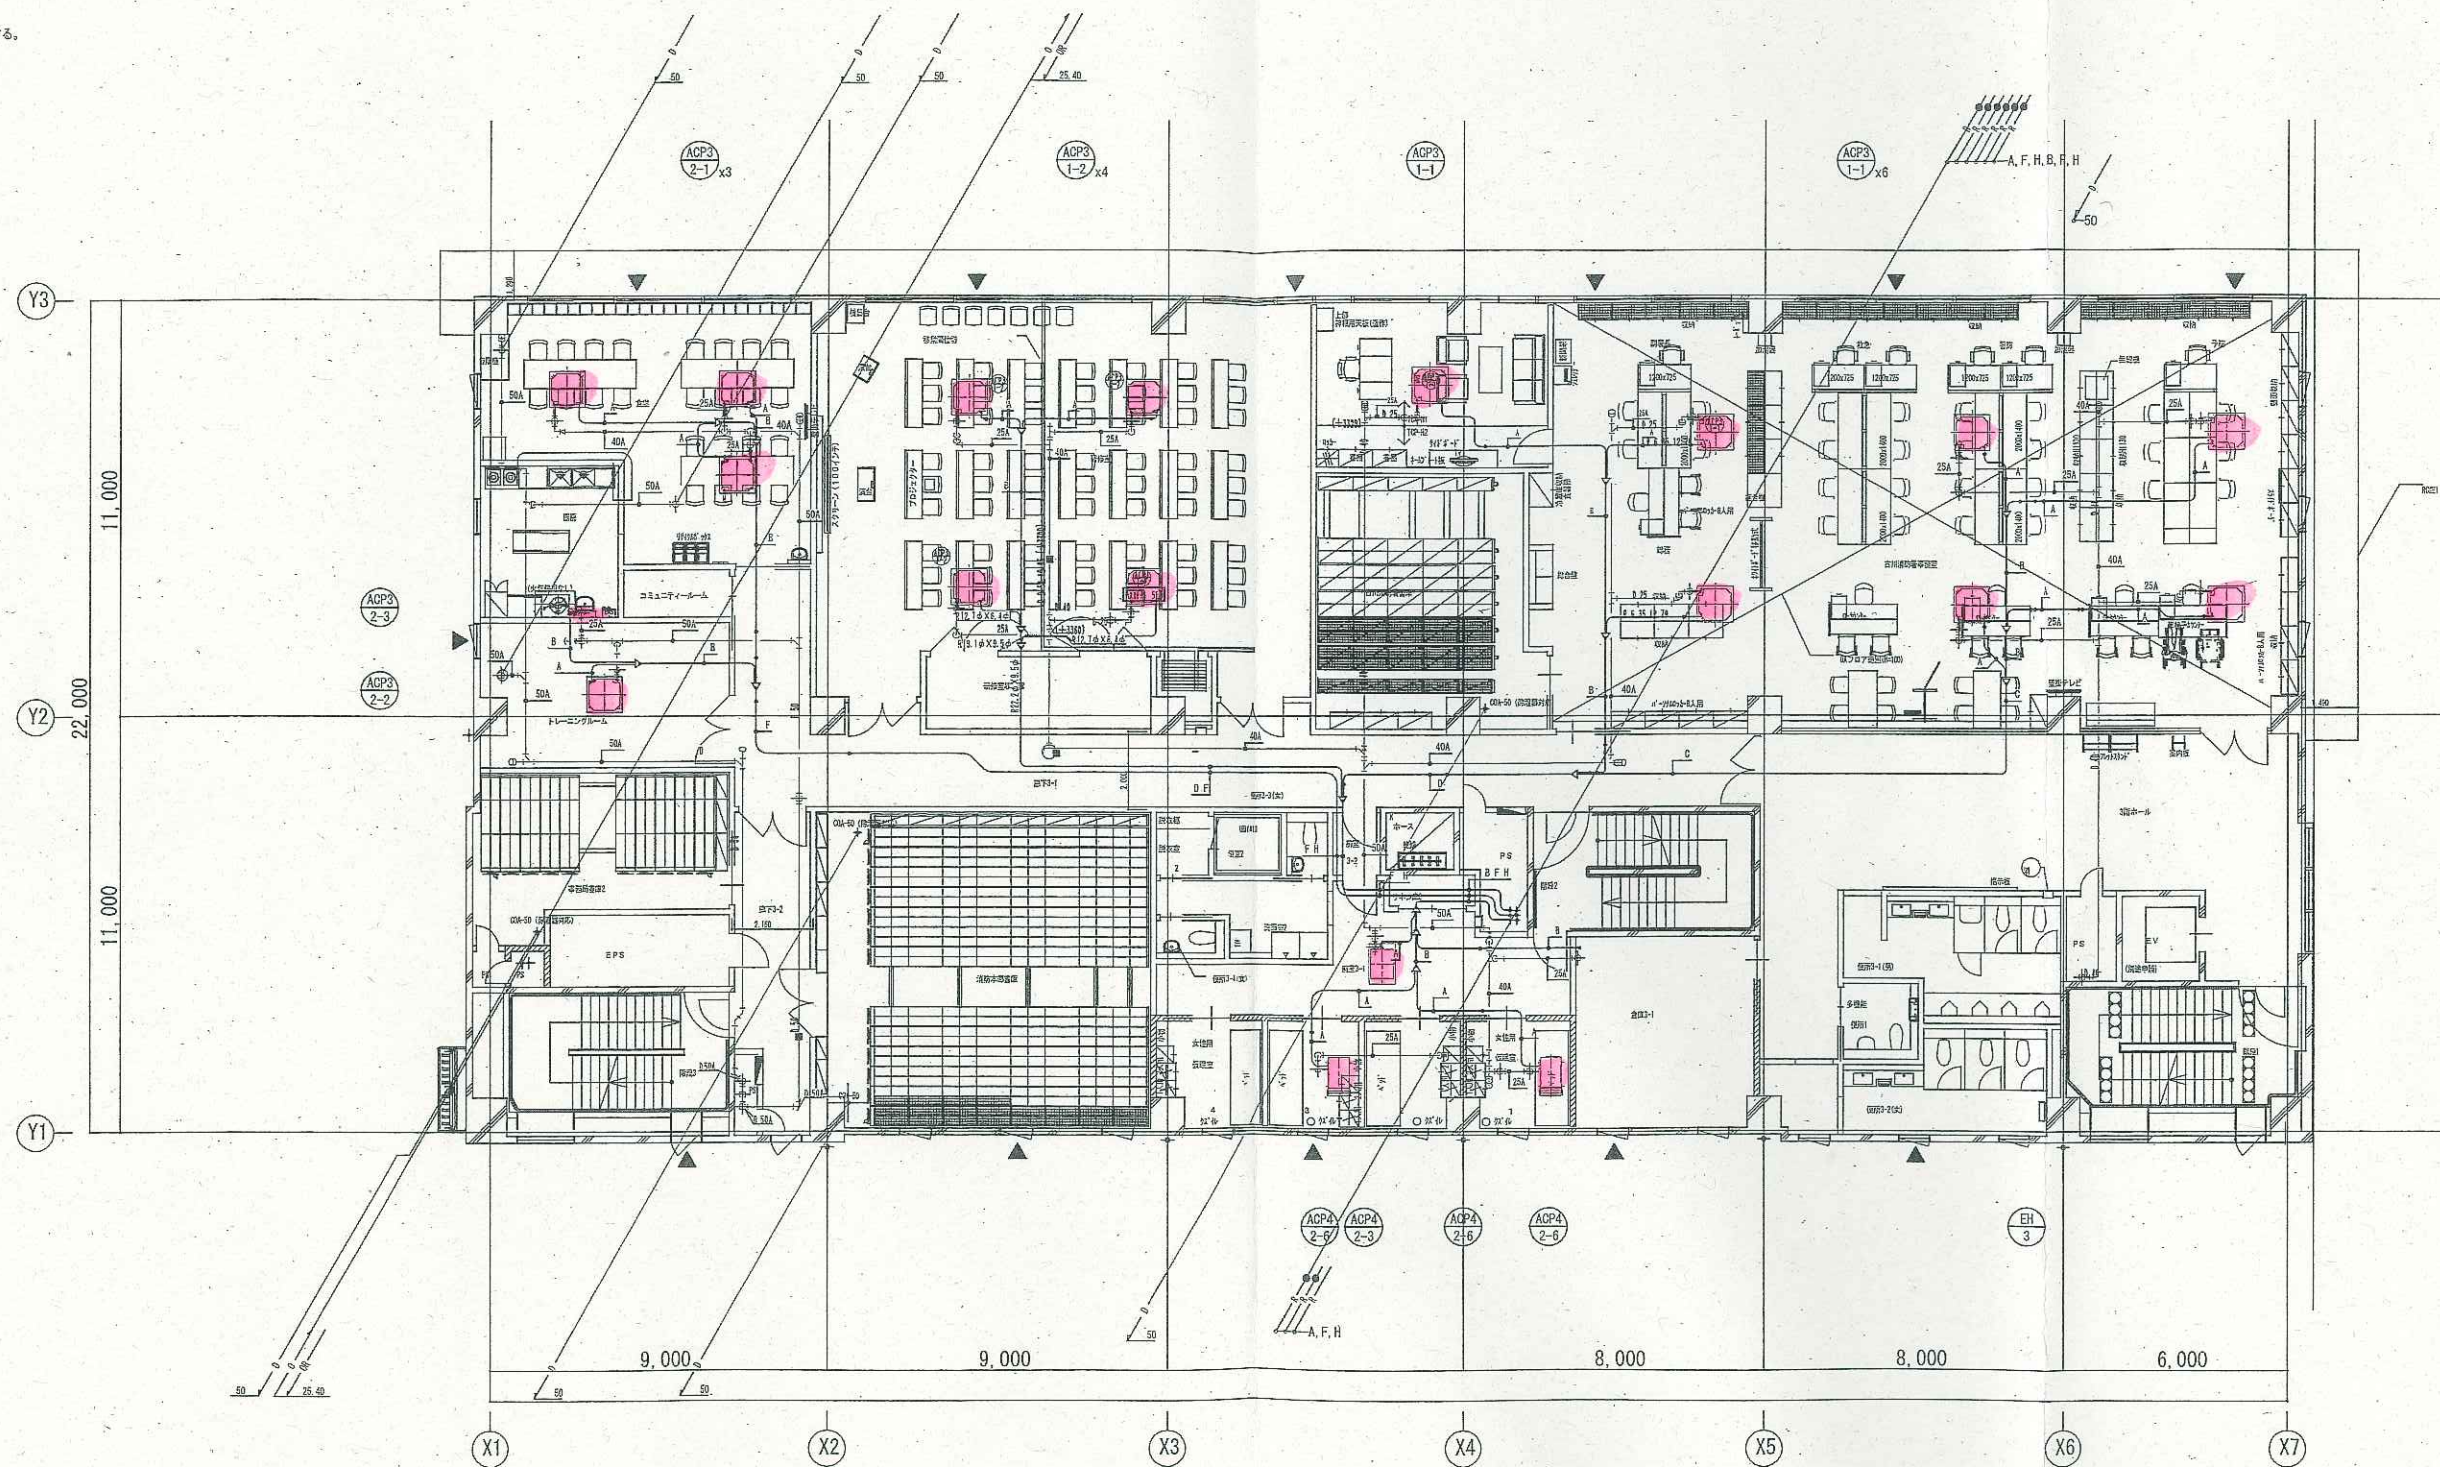

3階 平面図


竣工図

防火区画 (要防煙区画)
防火上主要な間仕切 (天井裏昇降・114条区画)

工事名称	大崎広域消防本部・古川消防署建設工事 (機械設備)	設計番号	04150-010	図面	M-13
図面名称	庁舎棟 空調設備 配管3階平面図	図尺	A1 1/100 A3 1/200	作成	2017年3月

記号	冷媒管サイズ	液管	ガス管
A	6.4φ	12.7φ	
B	9.5φ	15.9φ	
C	9.5φ	19.1φ	
D	9.5φ	22.2φ	
E	12.7φ	22.2φ	
F	12.7φ	25.4φ	
G	12.7φ	28.6φ	
H	15.9φ	28.6φ	
I	12.7φ	19.1φ	

(注記)
● 冷媒管区画貫通処理
(国土交通大臣認定工法) とする。

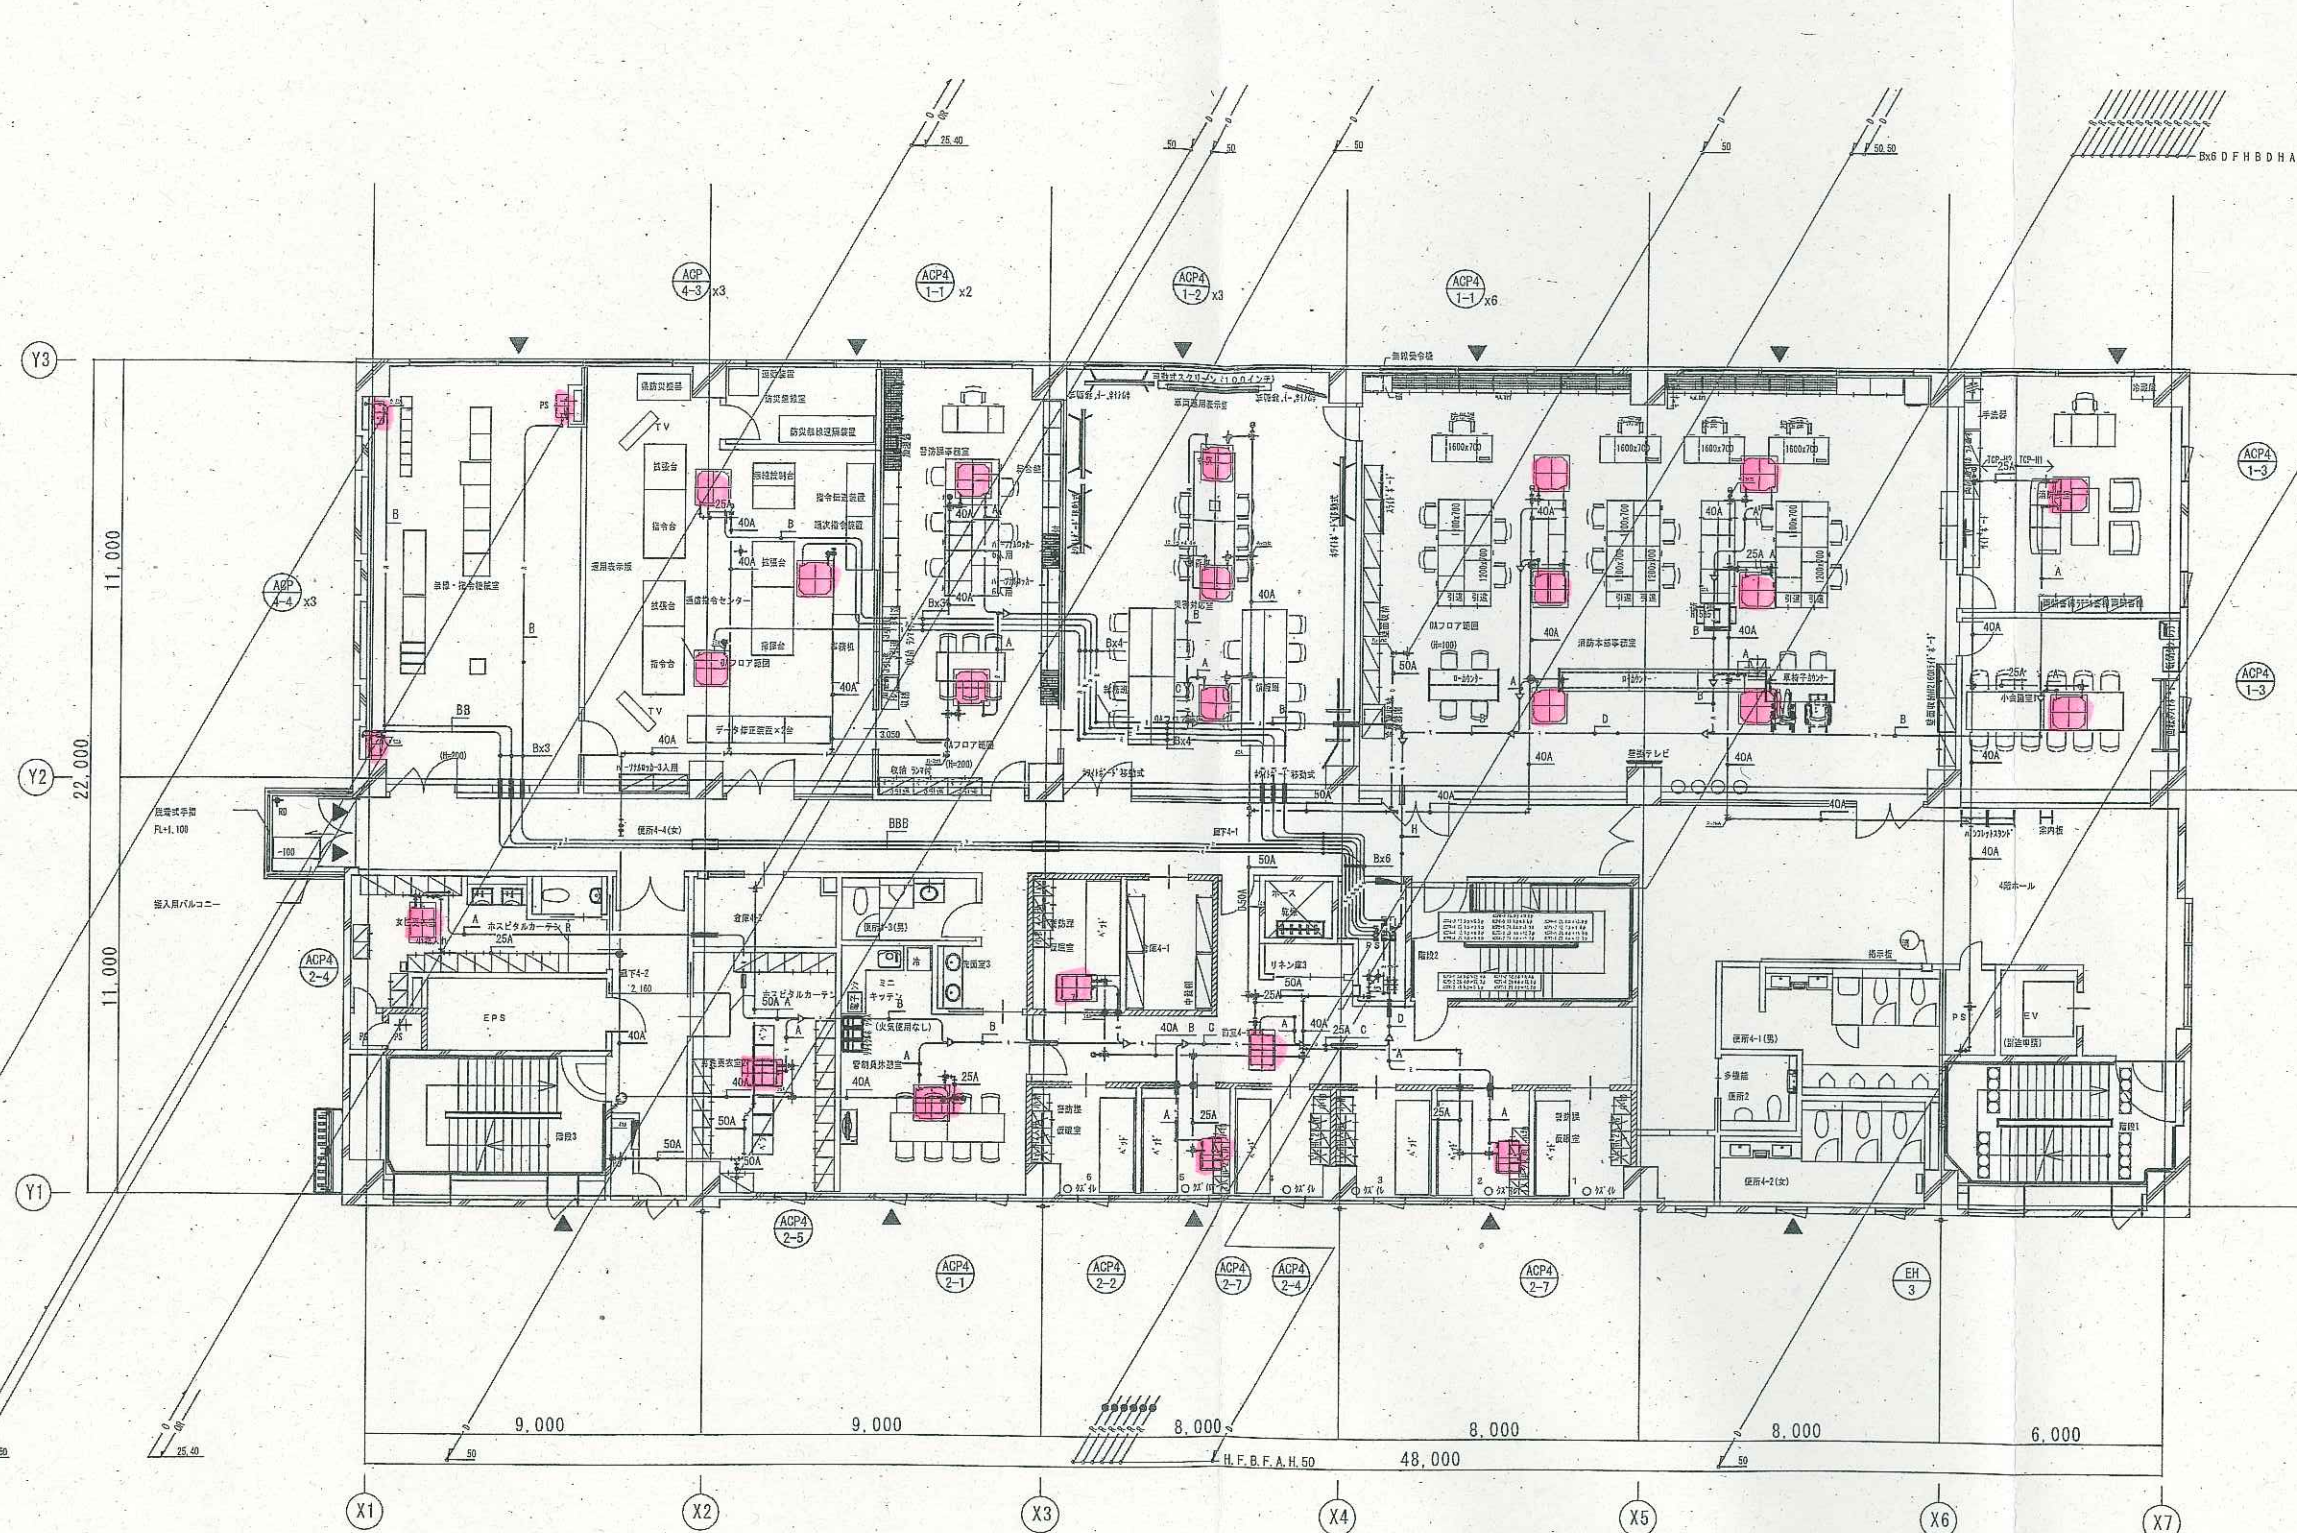


4階 平面図


防火区画 (兼防煙区画)	大崎広域消防本部・古川消防署建設工事 (機械設備)	図面番号	04150-010	図例	M-14
防火上主要な間仕切 (天井境界壁・114条区画)	庁舎棟 空調設備 配管 4階平面図	図尺	A1 1/100 A3 1/200	図名	
		作成日	2019年3月	通し番号	

記号	液管	ガス管
A	6.4φ	12.7φ
B	9.5φ	15.9φ
C	9.5φ	19.1φ
D	9.5φ	22.2φ
E	12.7φ	22.2φ
F	12.7φ	25.4φ
G	12.7φ	28.6φ
H	15.9φ	28.6φ
I	12.7φ	19.1φ

(注記)
● 冷媒管区画貫通処理
(国土交通大臣認定工法) とする。

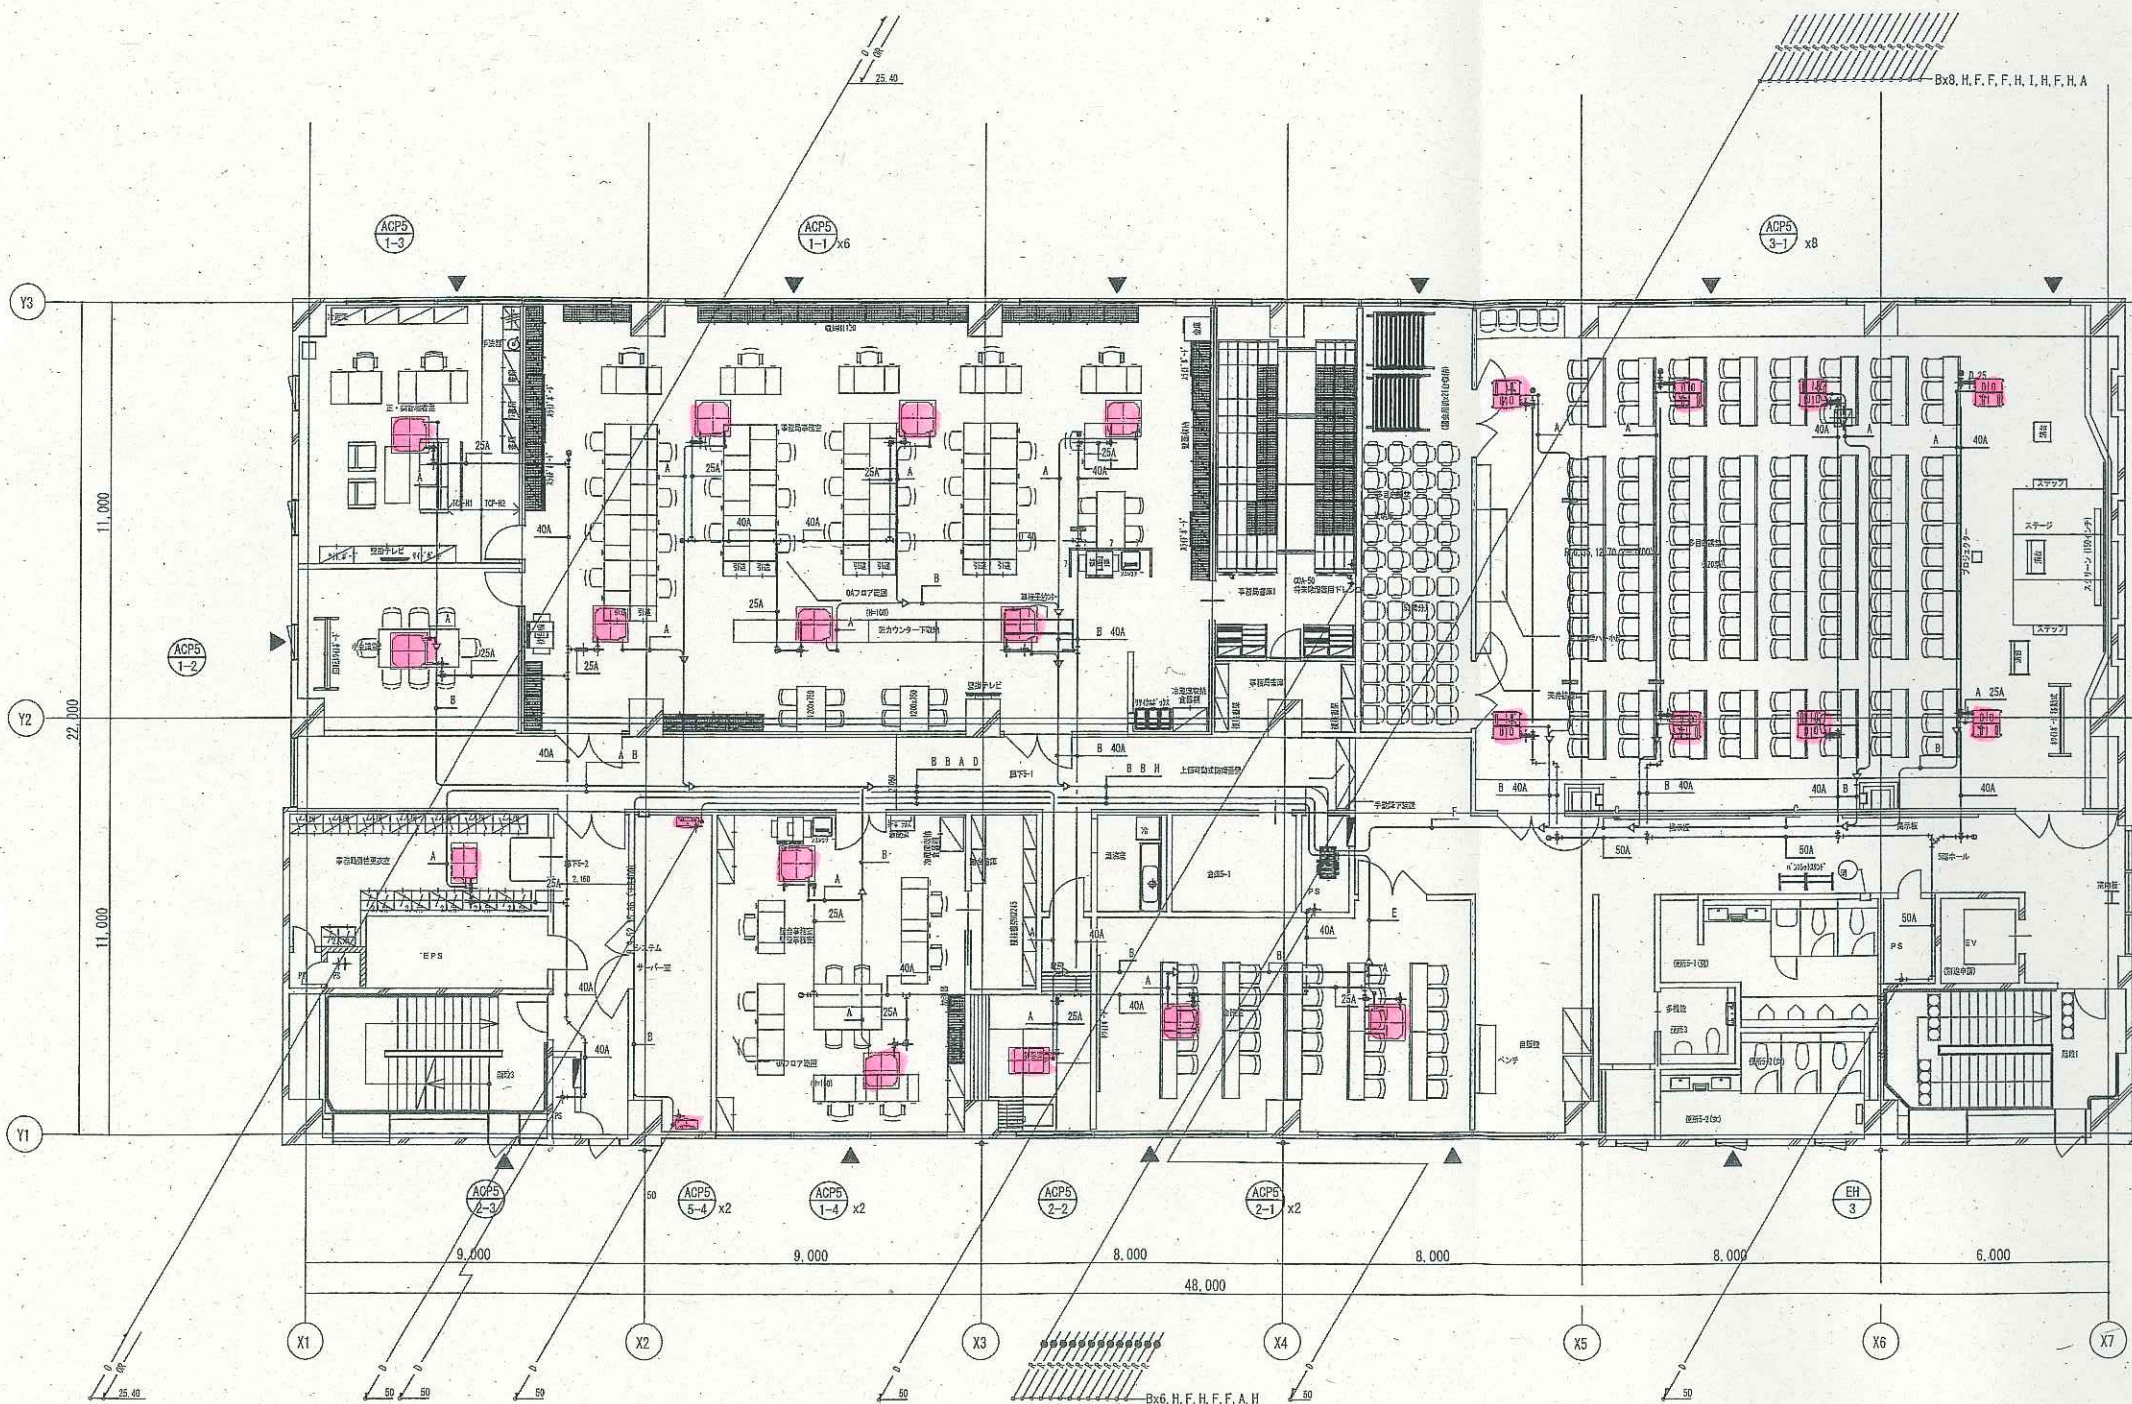

5階 平面図

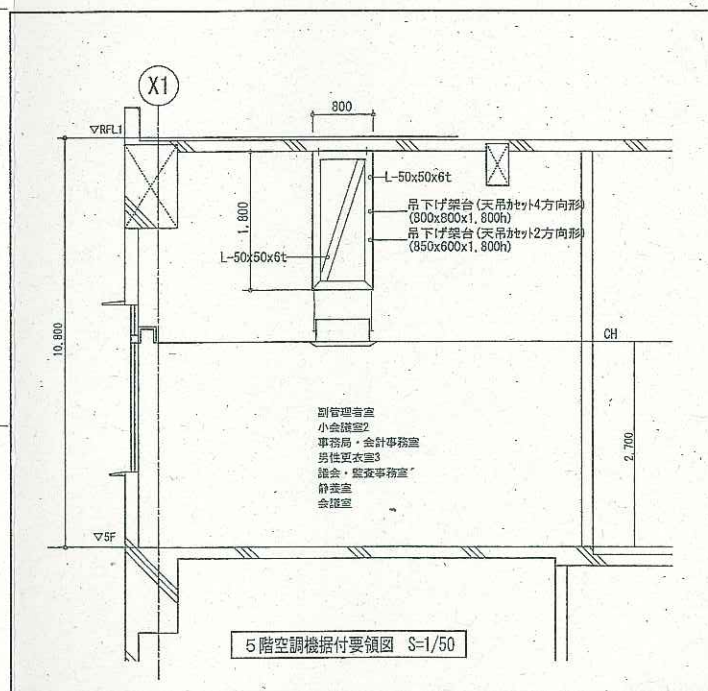

5階空調機据付要領図 S=1/50

防火区画 (兼防煙区画)
防火上主要な間仕切 (天井裏昇降・114条区画)

大崎広域消防本部・古川消防署建設工事 (機械設備)	設計番号	04150-010	図例	M-15
庁舎棟 空調設備 配管5階平面図	図尺	A1 1/100 A3 1/200	通し番号	
	2019年3月			

竣工図